


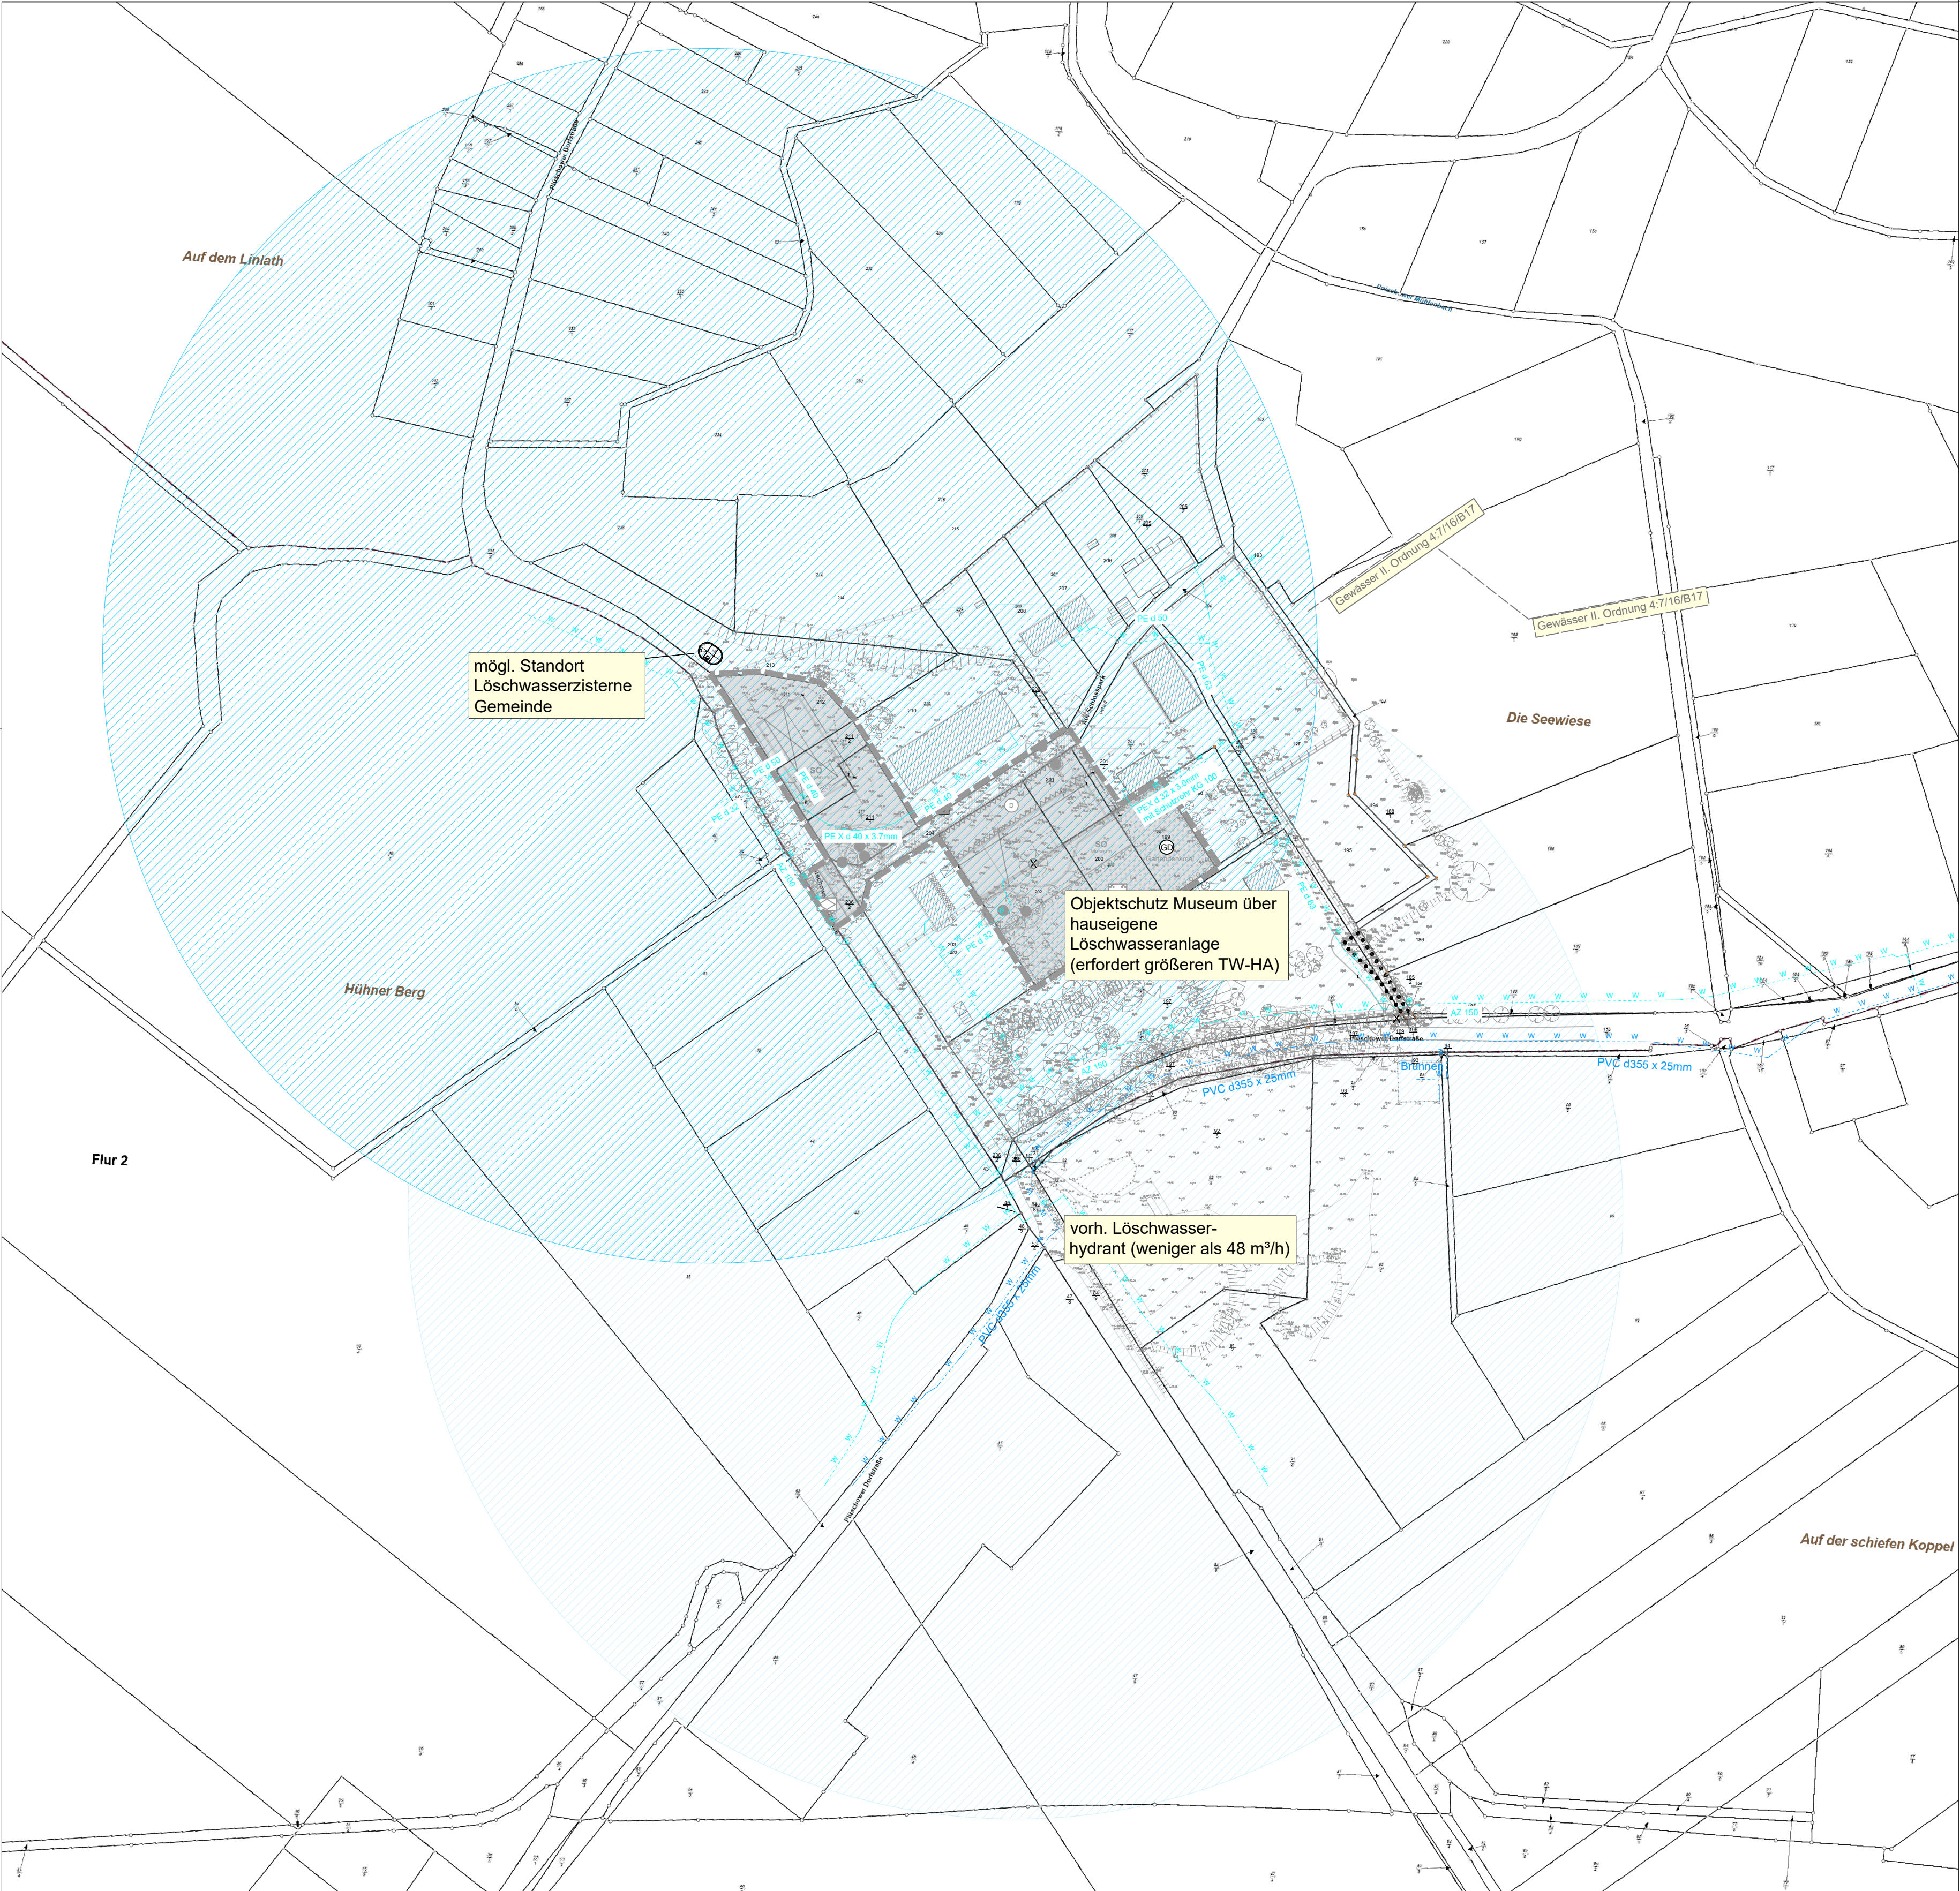

Zeichenerklärung Planung

- Trinkwasserleitung  
Rohwasserleitung  
Löschradius 300 m

|                                                                                                                                                                                                                                                                                                                                                                                                |            |                     |
|------------------------------------------------------------------------------------------------------------------------------------------------------------------------------------------------------------------------------------------------------------------------------------------------------------------------------------------------------------------------------------------------|------------|---------------------|
| <div><div><div></div><div>MÖLLER</div></div><div><div>Ingenieurbüro</div><div>Ingenieur</div></div></div> <div>Beratung • Planung • Bauleitung • Projektsteuerung<br/>Straßenbau • Wasserwirtschaft • Tiefbau<br/>Sportanlagen • SiGeKo</div> <div>Ingenieurbüro Möller • Langer Steinschlag 7 • 23936 Grevesmühlen<br/>Tel. 03861 750-0 • Fax 03861 750-150<br/>www.ingbuero-moeller.de</div> | Datum      | Zeichen             |
|                                                                                                                                                                                                                                                                                                                                                                                                | bearbeitet | 09/2024 L. Fröhlich |
|                                                                                                                                                                                                                                                                                                                                                                                                | gezeichnet | 09/2024 L. Fröhlich |
|                                                                                                                                                                                                                                                                                                                                                                                                | geprüft:   | 09/2024 St. Möller  |

|                                                                                                      |          |         |
|------------------------------------------------------------------------------------------------------|----------|---------|
| <div><div><div></div><div>GAPP</div></div><div>Herr Dr. Jens Ehrhardt<br/>über GAPP GmbH</div></div> | Datum    | Zeichen |
|                                                                                                      |          |         |
|                                                                                                      | geprüft: |         |
|                                                                                                      |          |         |

|     |                  |       |         |
|-----|------------------|-------|---------|
|     |                  |       |         |
|     |                  |       |         |
| Nr. | Art der Änderung | Datum | Zeichen |

ENTWÄSSERUNGSKONZEPT

|                                                                                                                    |                                                   |
|--------------------------------------------------------------------------------------------------------------------|---------------------------------------------------|
| Herr Dr. Jens Ehrhardt über<br>GAPP GmbH<br>Herrnstraße 44<br>80539 München                                        | Unterlage / Blatt-Nr. 4.2<br>Lageplan Löschwasser |
| Projekt-Nr.: 2024-11                                                                                               | Maßstab: 1 : 2000                                 |
| Gemeinde Upahl<br>B-Plan Nr. 8<br>"Alfred Ehrhardt Museum"                                                         |                                                   |
| Aufgestellt:<br>GAPP GmbH<br>Herrnstraße 44<br>80539 München<br>Tel.: 089 540 47 45 - 00<br>E-Mail: info@gapp.gmbh |                                                   |

|                                                                         |                                                                                                                                                                                                                               |
|-------------------------------------------------------------------------|-------------------------------------------------------------------------------------------------------------------------------------------------------------------------------------------------------------------------------|
| Aufnahme:<br>Lagesystem:<br>Höhensystem:<br>Feldvergleich:<br>Kataster: | Die Grenzen wurden aus der<br>ALK (Automatisierte Liegen-<br>schaftskarte) übernommen.<br>Eine Gewähr für die Lage-<br>genauigkeit der Grenzen zur<br>Topographie in diesen Be-<br>reichen kann nicht über-<br>nommen werden. |
|-------------------------------------------------------------------------|-------------------------------------------------------------------------------------------------------------------------------------------------------------------------------------------------------------------------------|