


ANLAGE 5

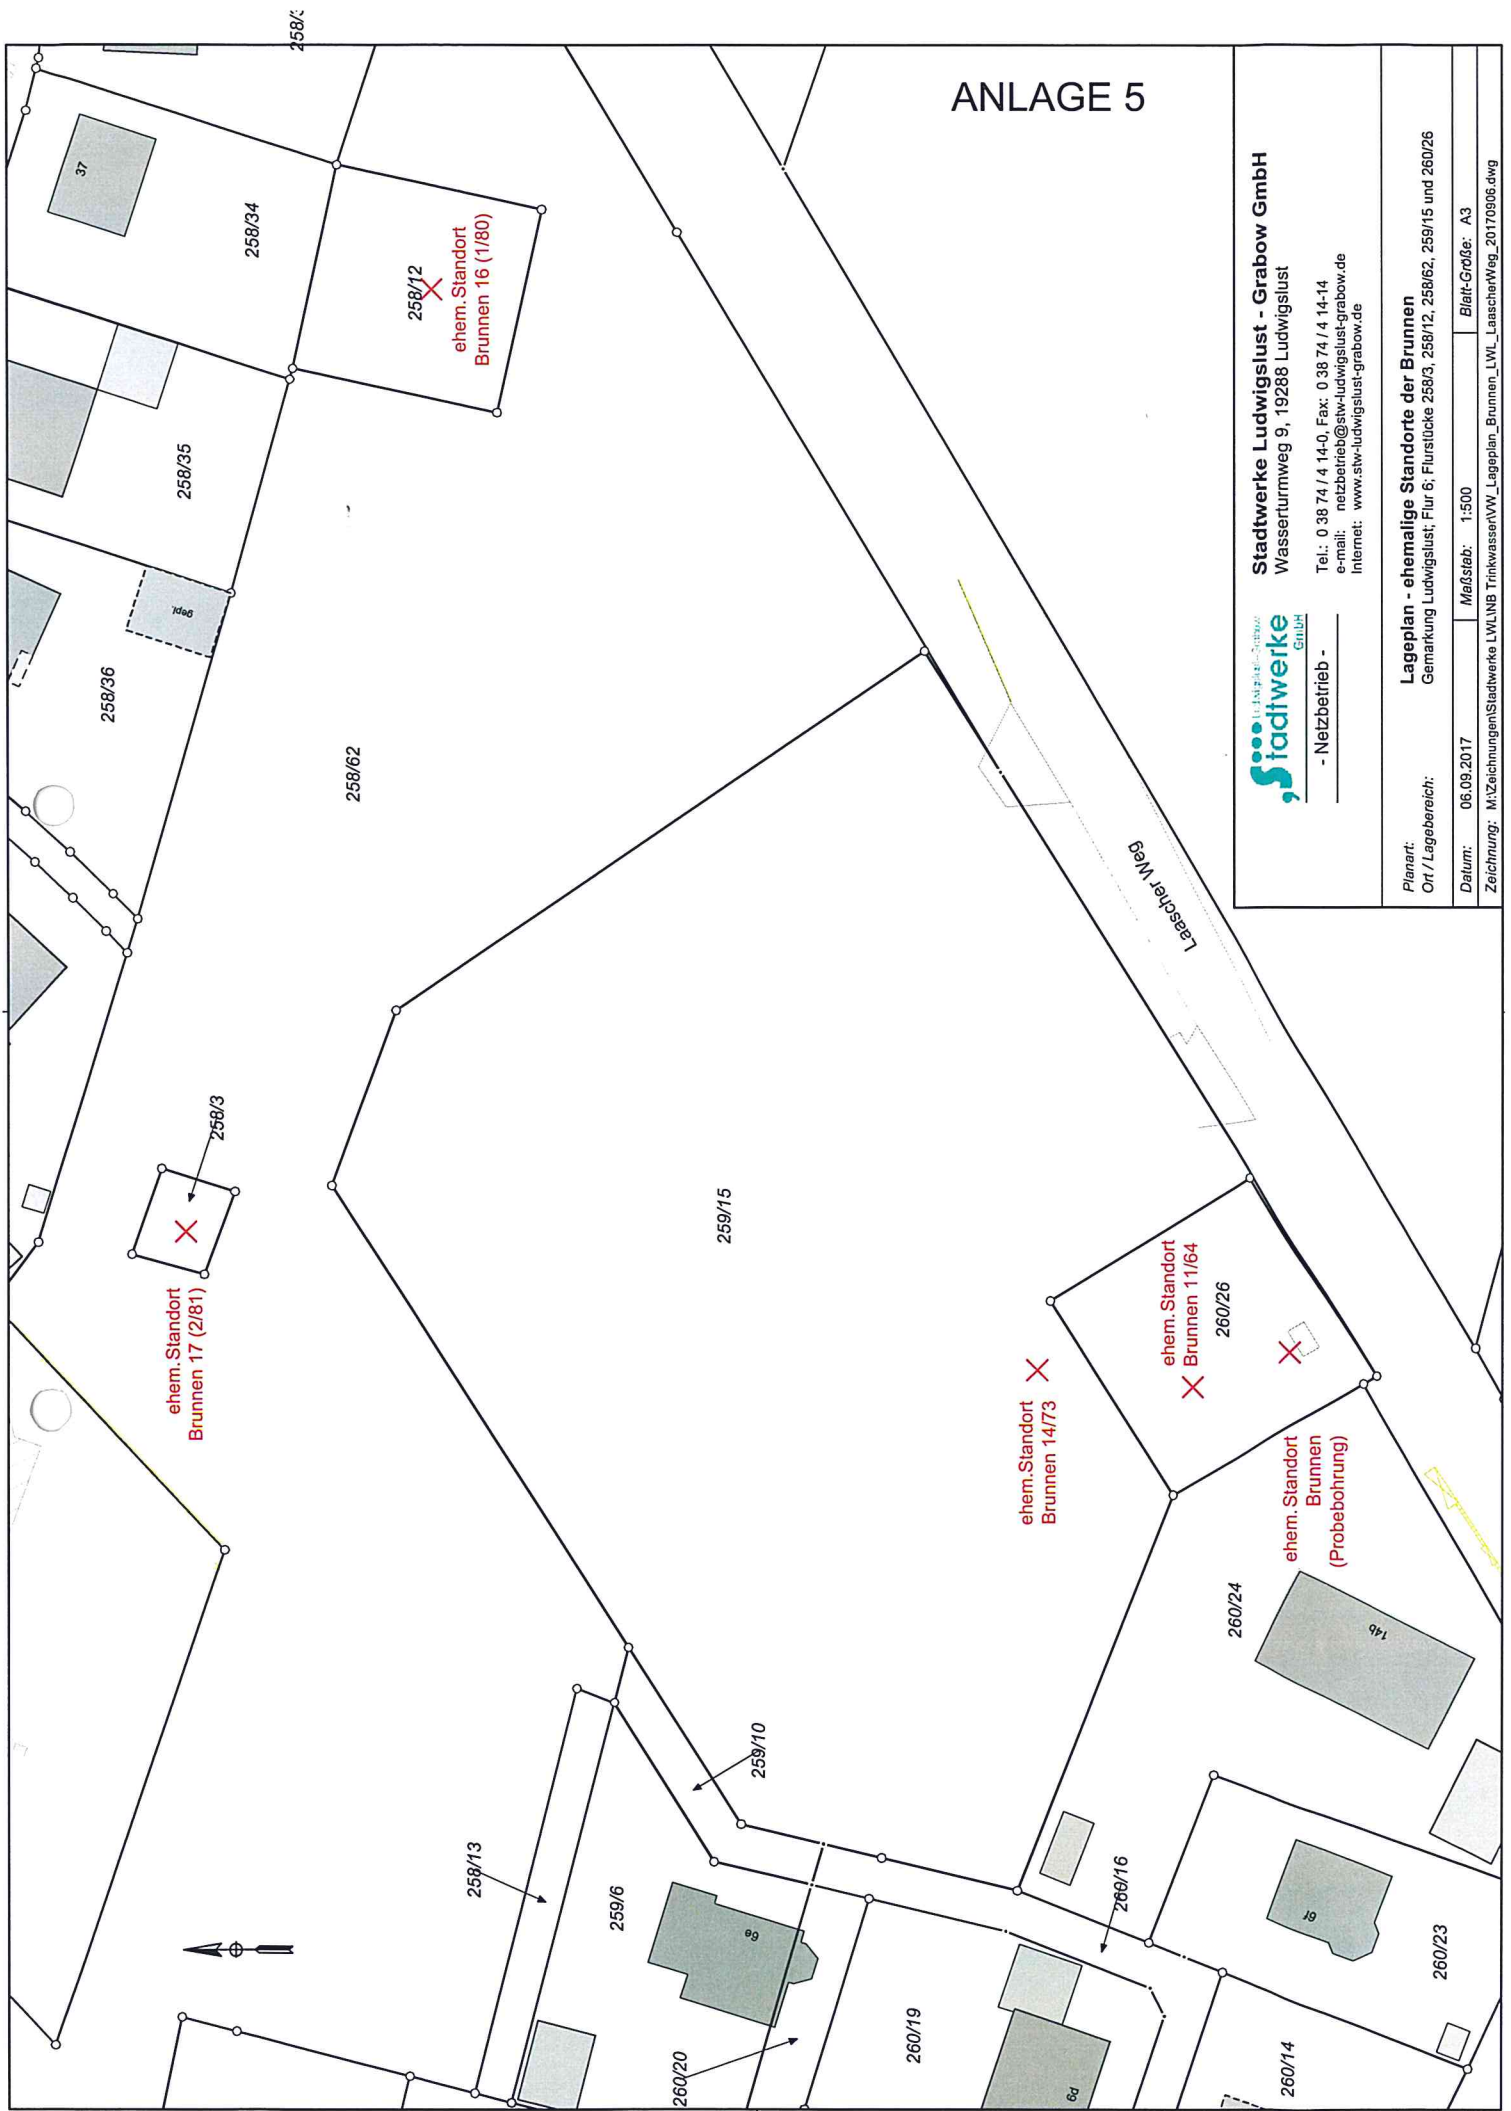

Stadtwerke Ludwigslust - Grabow GmbH
Wasserturmweg 9, 19288 Ludwigslust
Tel.: 0 38 74 / 4 14-0, Fax: 0 38 74 / 4 14-14
e-mail: netzbetrieb@stw-ludwigslust-grabow.de
Internet: www.stw-ludwigslust-grabow.de

Stadtwerke
LUDWIGSLUST-GRABOW
- Netzbetrieb -


Planart:		Lageplan - ehemalige Standorte der Brunnen	
Ort / Lagebereich:		Gemarkung Ludwigslust; Flur 6; Flurstücke 258/3, 258/12, 258/62, 259/15 und 260/26	
Datum:	06.09.2017	Maßstab:	1:500
Zeichnung:		M:\Zeichnungen\Stadtwerke LWLNB Trinkwasser\VW_Lageplan_Brunnen_LWL_LaeschterWeg_20170906.dwg	
		Blatt-Größe: A3	



VORMANN UND PARTNER
BOHRGESELLSCHAFT mbH
18437 STRALSUND
03831/4494-0 FAX 4494-20

Projekt : Ludwigslust
Projektnr.: 04/1011
Anlage : 02.03.2004
Maßstab : 1: 610 / 1: 42

Br. 16 (1/80)

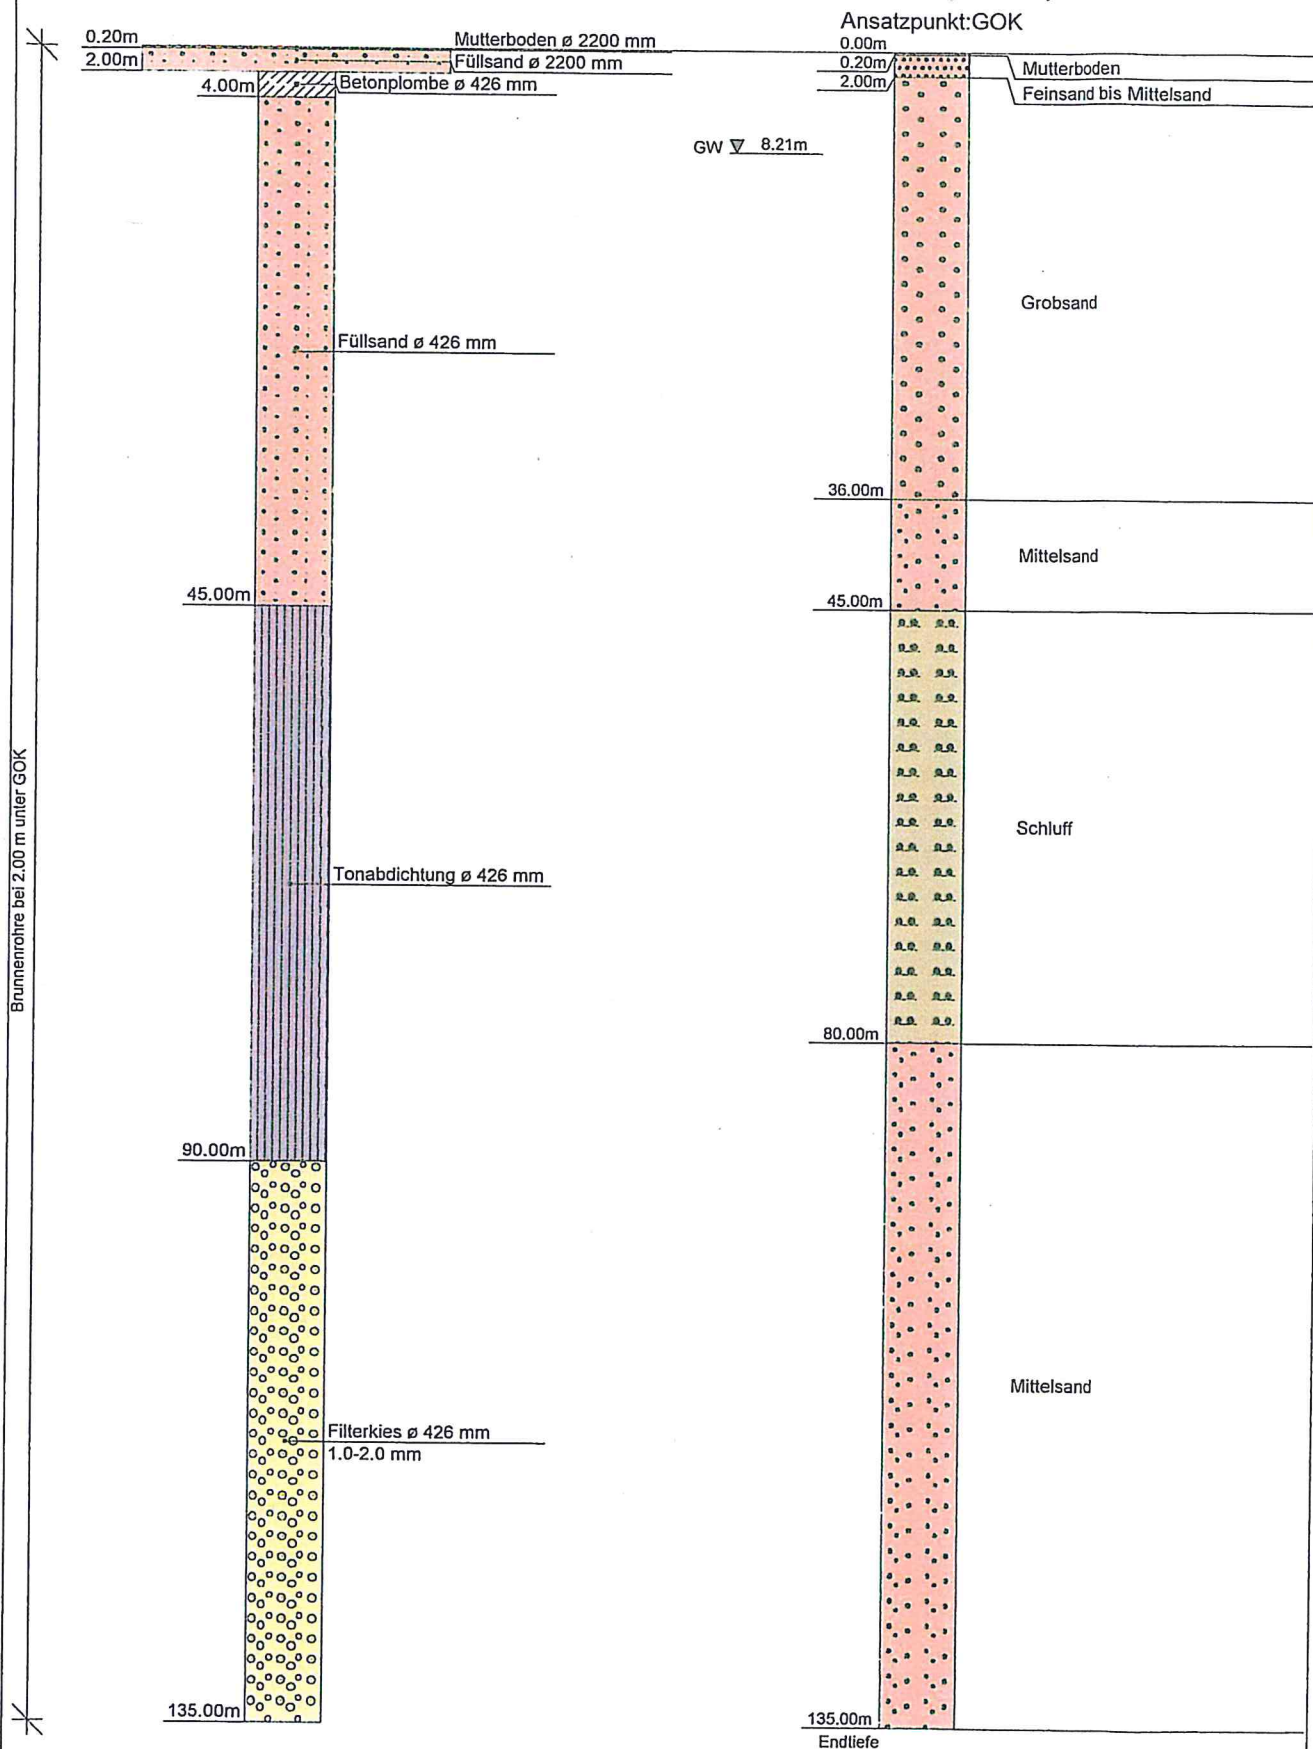


Br. 16 (1/80) cross-section diagram showing two boreholes with depths and soil layers.



VORMANN UND PARTNER
BOHRGESELLSCHAFT mbH
18437 STRALSUND
03831/4494-0 FAX 4494-20

Projekt : Ludwigslust
Projektnr.: 04/1011
Anlage : 03.03.2004
Maßstab : 1: 610 / 1: 42

Br. 17 (2/81)

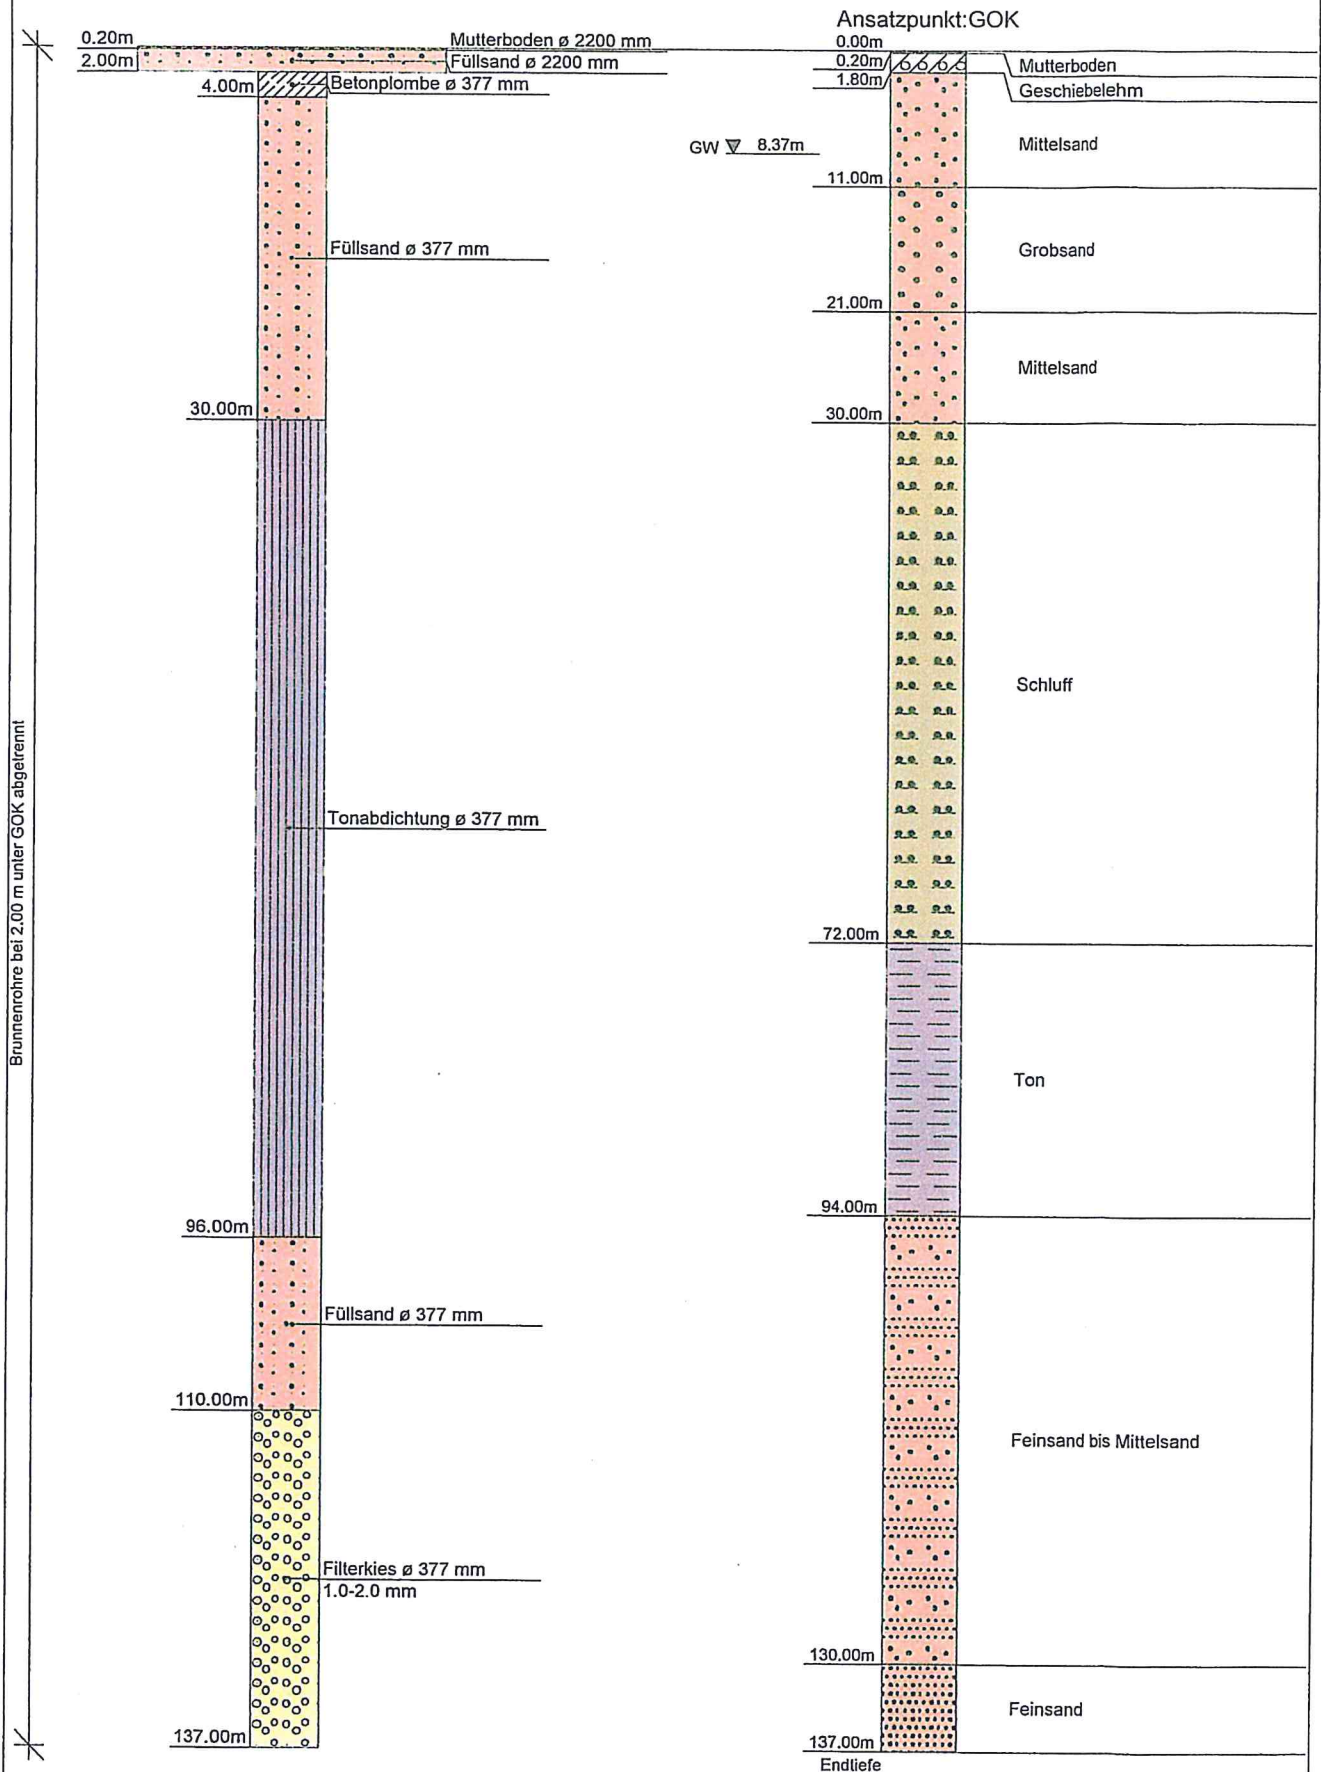




VORMANN UND PARTNER
BOHRGESELLSCHAFT mbH
18437 STRALSUND
03831/4494-0 FAX 4494-20


Projekt : Ludwigslust
Projektnr.: 04/1011
Anlage : 03.03.2004
Maßstab : 1: 100 / 1: 36

Verfüllung Probebohrung

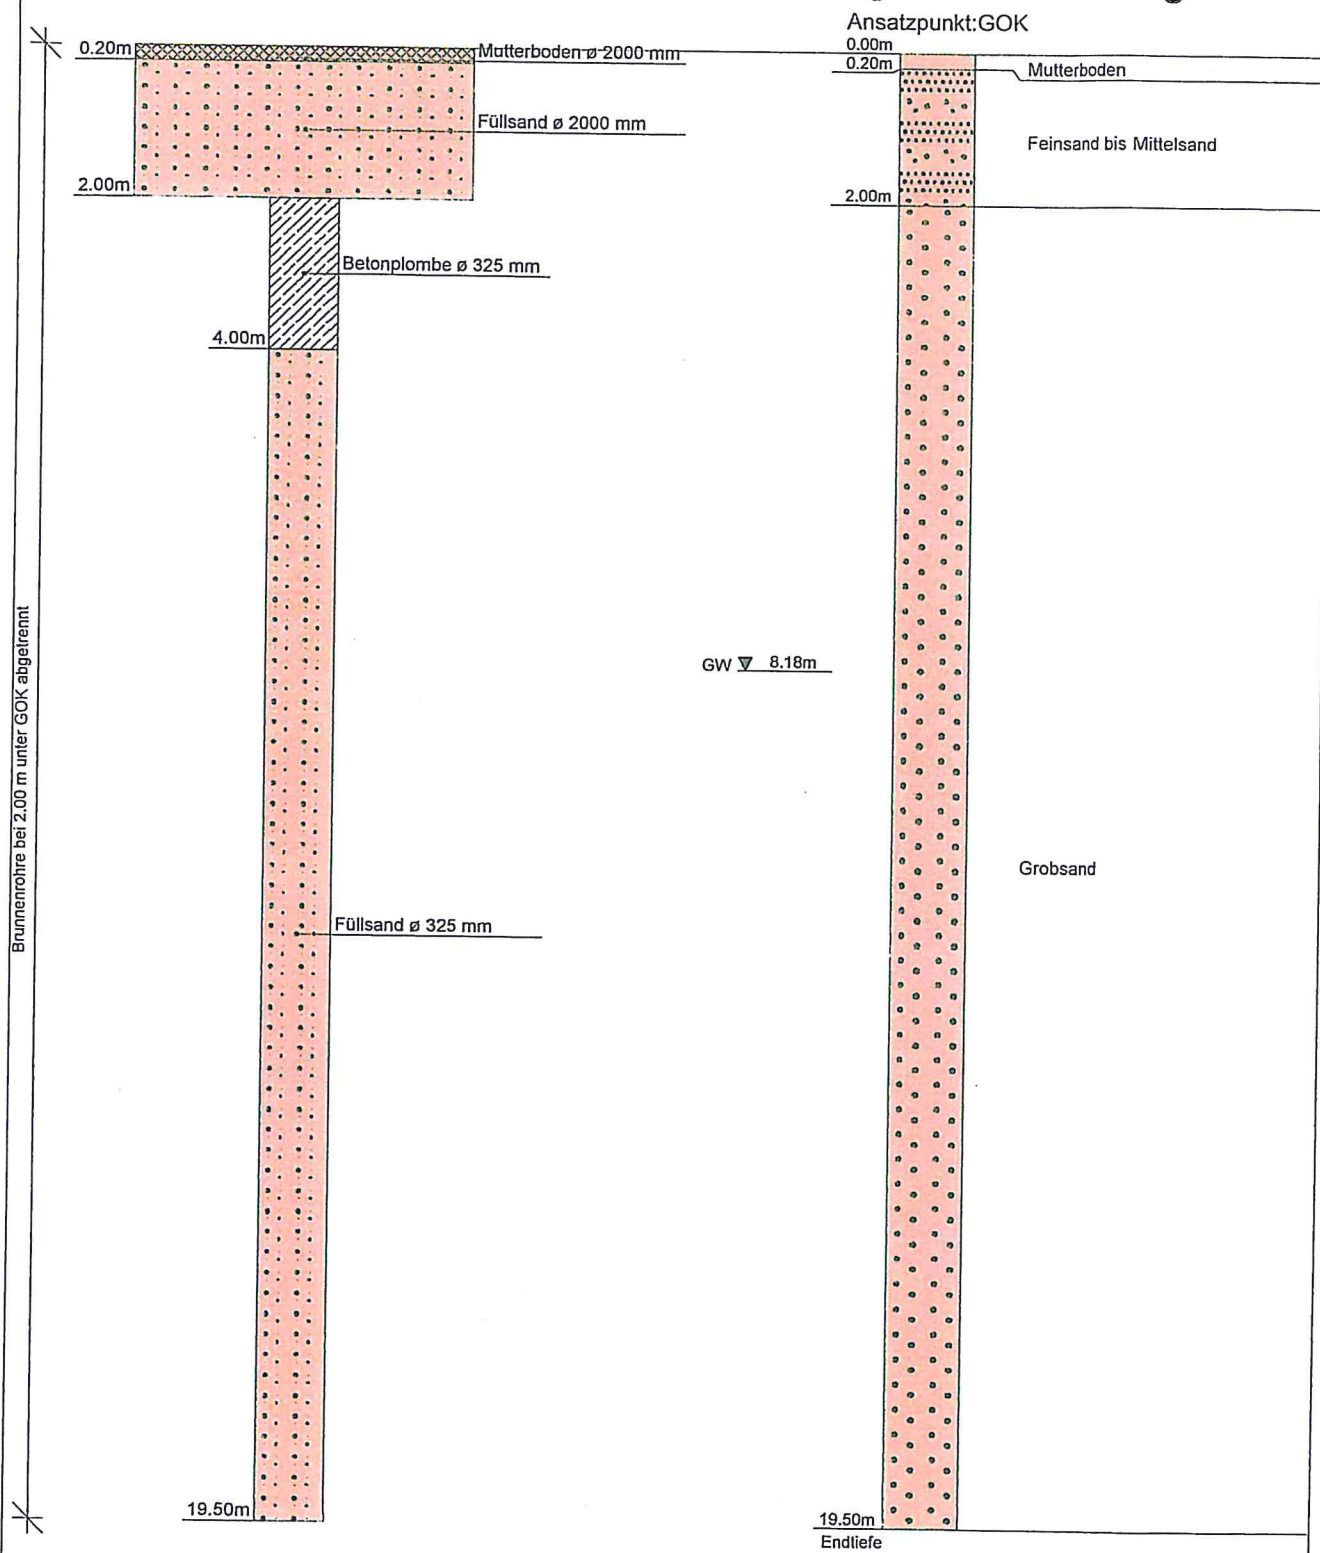

Brunnen 11/64

GOK

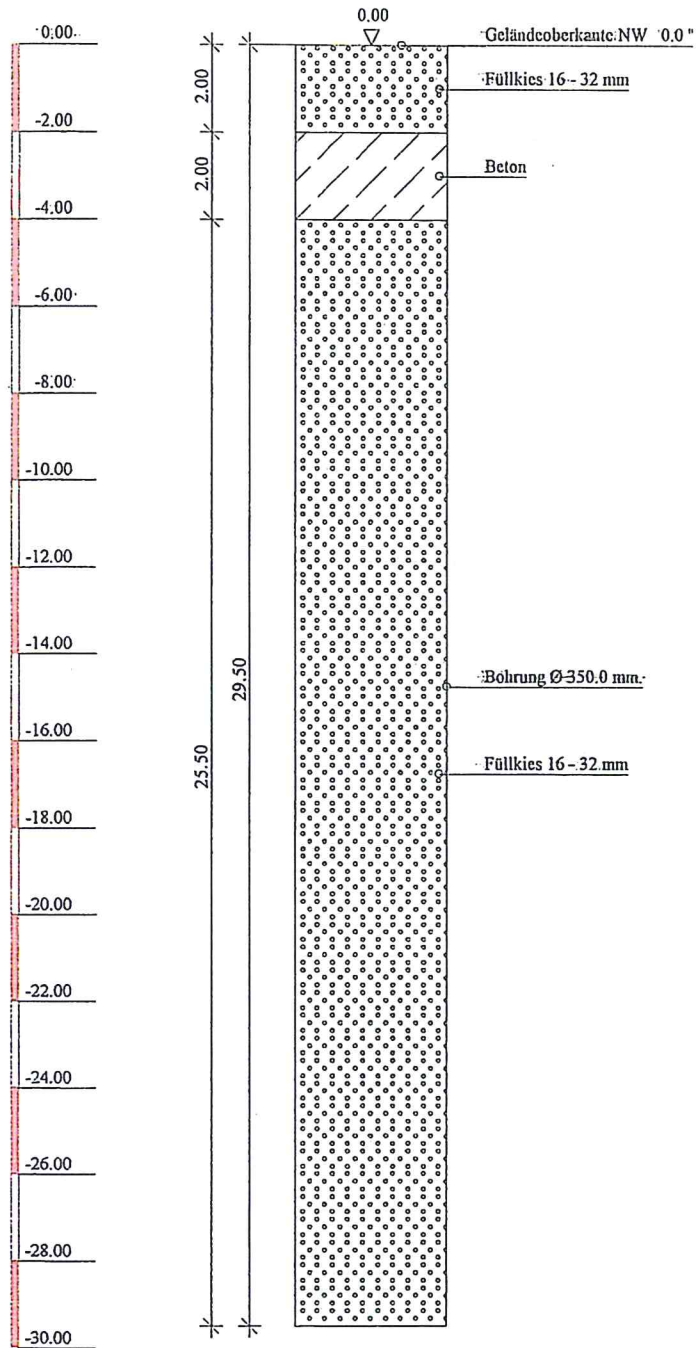

Schwedter Brunnenbau &
Umwelttechnik GmbH

16303 Schwedt/O.
Berliner Allee 1
Tel. 03332/22044

Bauvorhaben:
WW Laascher Weg
Verfüllung Altbrunnen

Planbezeichnung:

Plan-Nr:

Projekt-Nr: 1219


Datum: 05.01.2000

Mäßstab: 1:175

Bearbeiter: Kachel

Brunnen 14/73

GOK

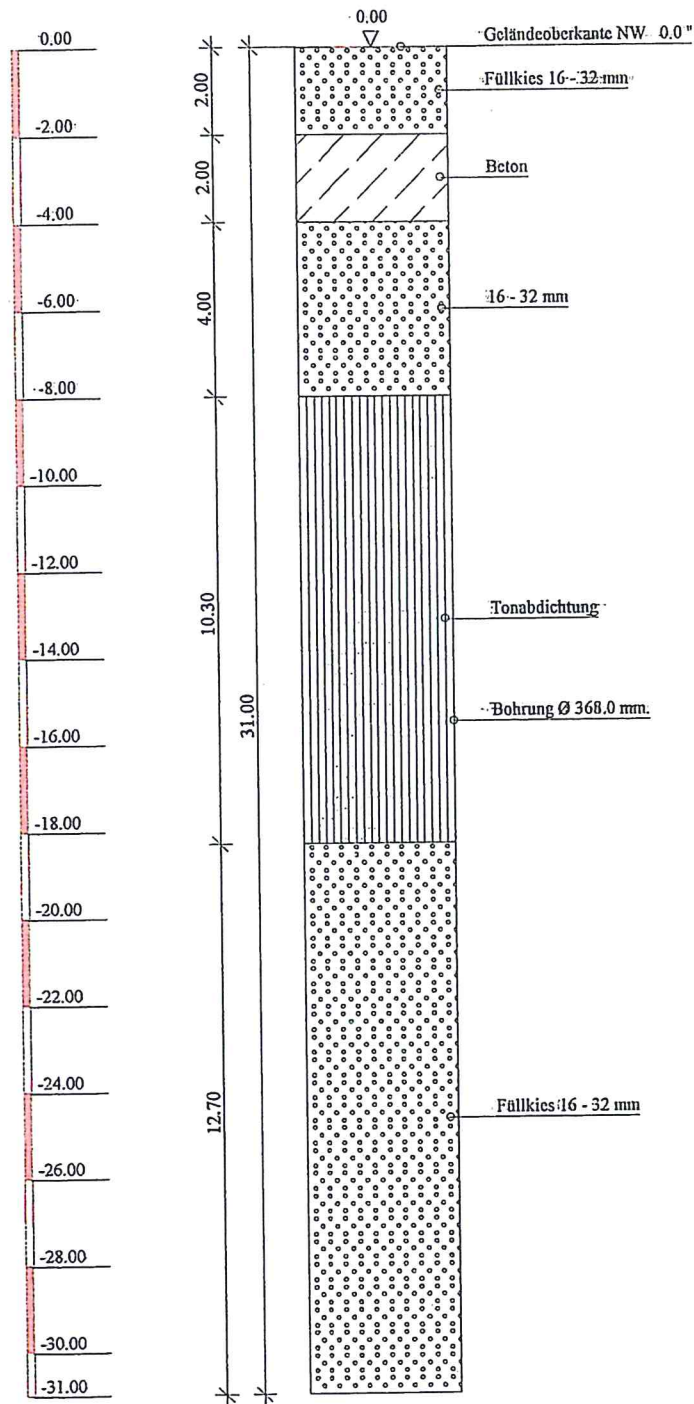

Schwedter Brunnenbau &
Umwelttechnik GmbH

16303 Schwedt/O.
Berliner Allee 1
Tel.: 03332/22044

Bauvorhaben:
WW Laascher Weg
Verfüllung Altbrunnen

Planbezeichnung:

Plan-Nr:

Projekt-Nr: 1219

Datum: 05.01.2000

Maßstab: 1:175

Bearbeiter: Kachel